


# 水道施設平面図



事業名	西空知広域水道事業		
図面名	給水区域図		
縮尺	1	図面番号	/
	100,000		
西空知広域水道企業団			

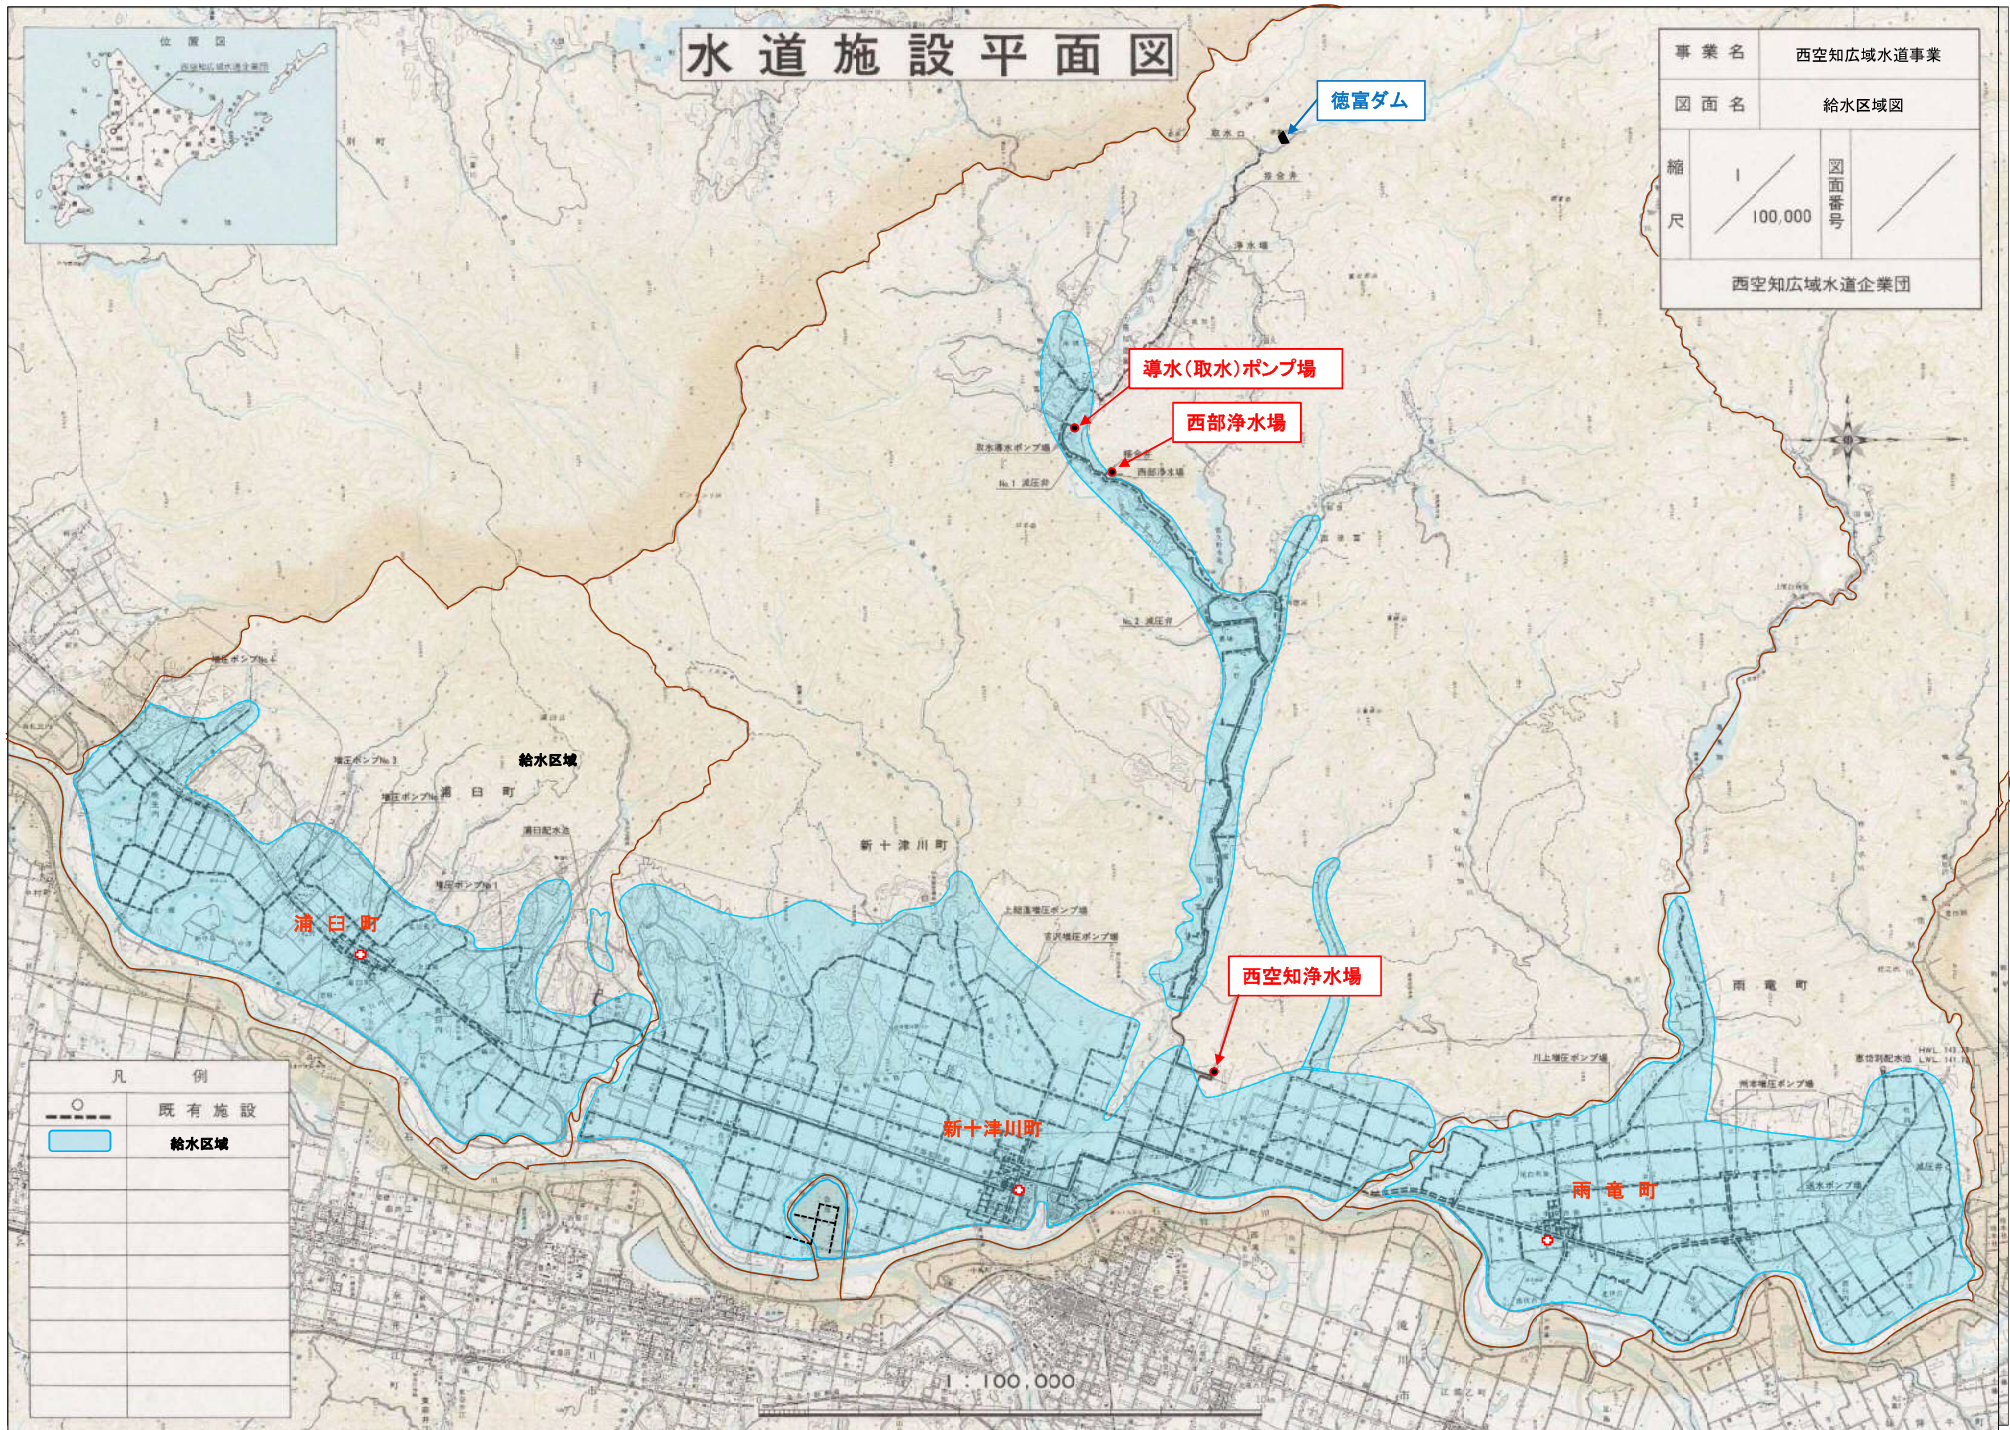

凡 例	
	既有施設
	給水区域

1 : 100,000

